



Der Empfänger dieser Zeichnung ist verpflichtet, diese vertraulich zu behandeln. Weitergabe sowie Vervielfältigung dieser Unterlage, Verwendung und Mitteilung ihres Inhaltes - auch auszugsweise - ist nicht gestattet, soweit nicht schriftlich zugestanden. Die hier gezeigten Anordnungen und Systeme sind unser geistiges Eigentum und stehen unter Urheberschutz. Alle Rechte vorbehalten.

Ing.-Büro
Rummler + Hartmann GmbH
Havixbeck, den 12.08.2015

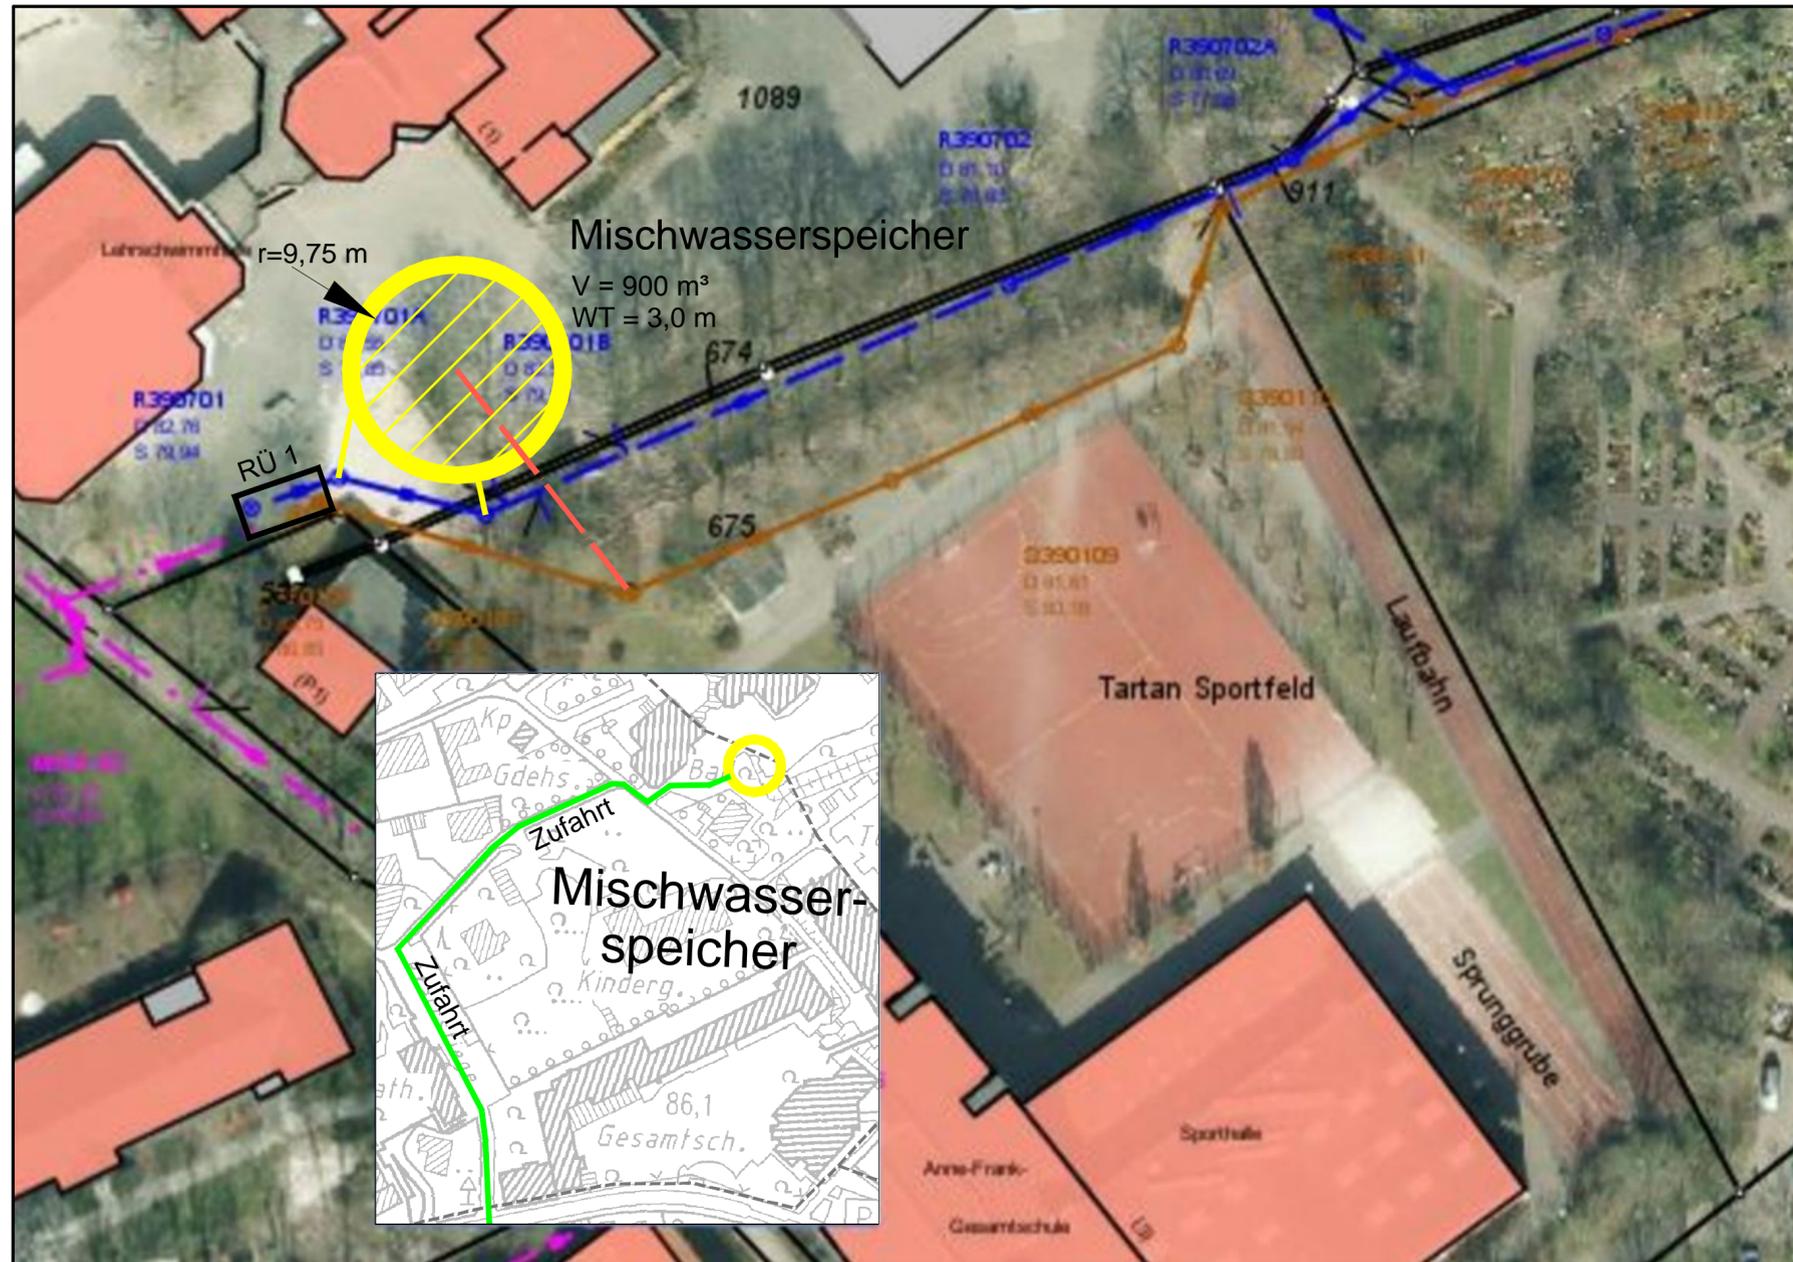

RÜ 1 Zufahrt Schulhof MW-Speicher Schulhof Ablauf Schacht S 390701b

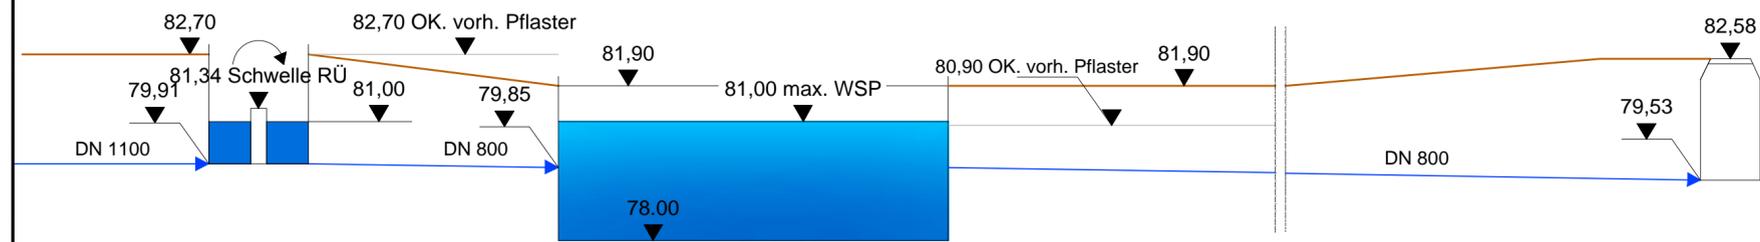

Bauherr - Auftraggeber: **Gemeinde Havixbeck**
Krs. Coesfeld, Reg.- Bez. Münster

Projekt: Generalentwässerungsplan Havixbeck

Mischwasserspeicher Luftbild mit Übersichtslageplan, Schema	Zchng.-Nr.: 1515-01/15	Archiv-Nr.:	Zchng.: 0,21 m ²
	Maßstab: 1 : 500 / 1 : 2500	gez.: Plot./HF	gepr.:
	Anlage:		

Ingenieurbüro
Rummler + Hartmann
GmbH

- Abwassertransport
- Wasserbau
- Abwasserreinigung
- Landschaftsplanung

Havixbeck, im Juni 2015
Ingenieurbüro
Rummler + Hartmann GmbH
Hohenholter Straße 14 a
48329 Havixbeck
Telefon: 02507 / 987 55 - 0
Fax: 02507 / 987 55 - 25
info@ingenieure-havixbeck.de
www.ingenieure-havixbeck.de

Rummler