



Der Empfänger dieser Zeichnung ist verpflichtet, diese vertraulich zu behandeln. Weitergabe sowie Vervielfältigung dieser Unterlage, Verwendung und Mitteilung ihres Inhaltes - auch auszugsweise - ist nicht gestattet, soweit nicht schriftlich zugestanden. Die hier gezeigten Anordnungen und Systeme sind unser geistiges Eigentum und stehen unter Urheberschutz. Alle Rechte vorbehalten.

Ing.-Büro
Rummler + Hartmann GmbH
Havixbeck, den 27.04.2016

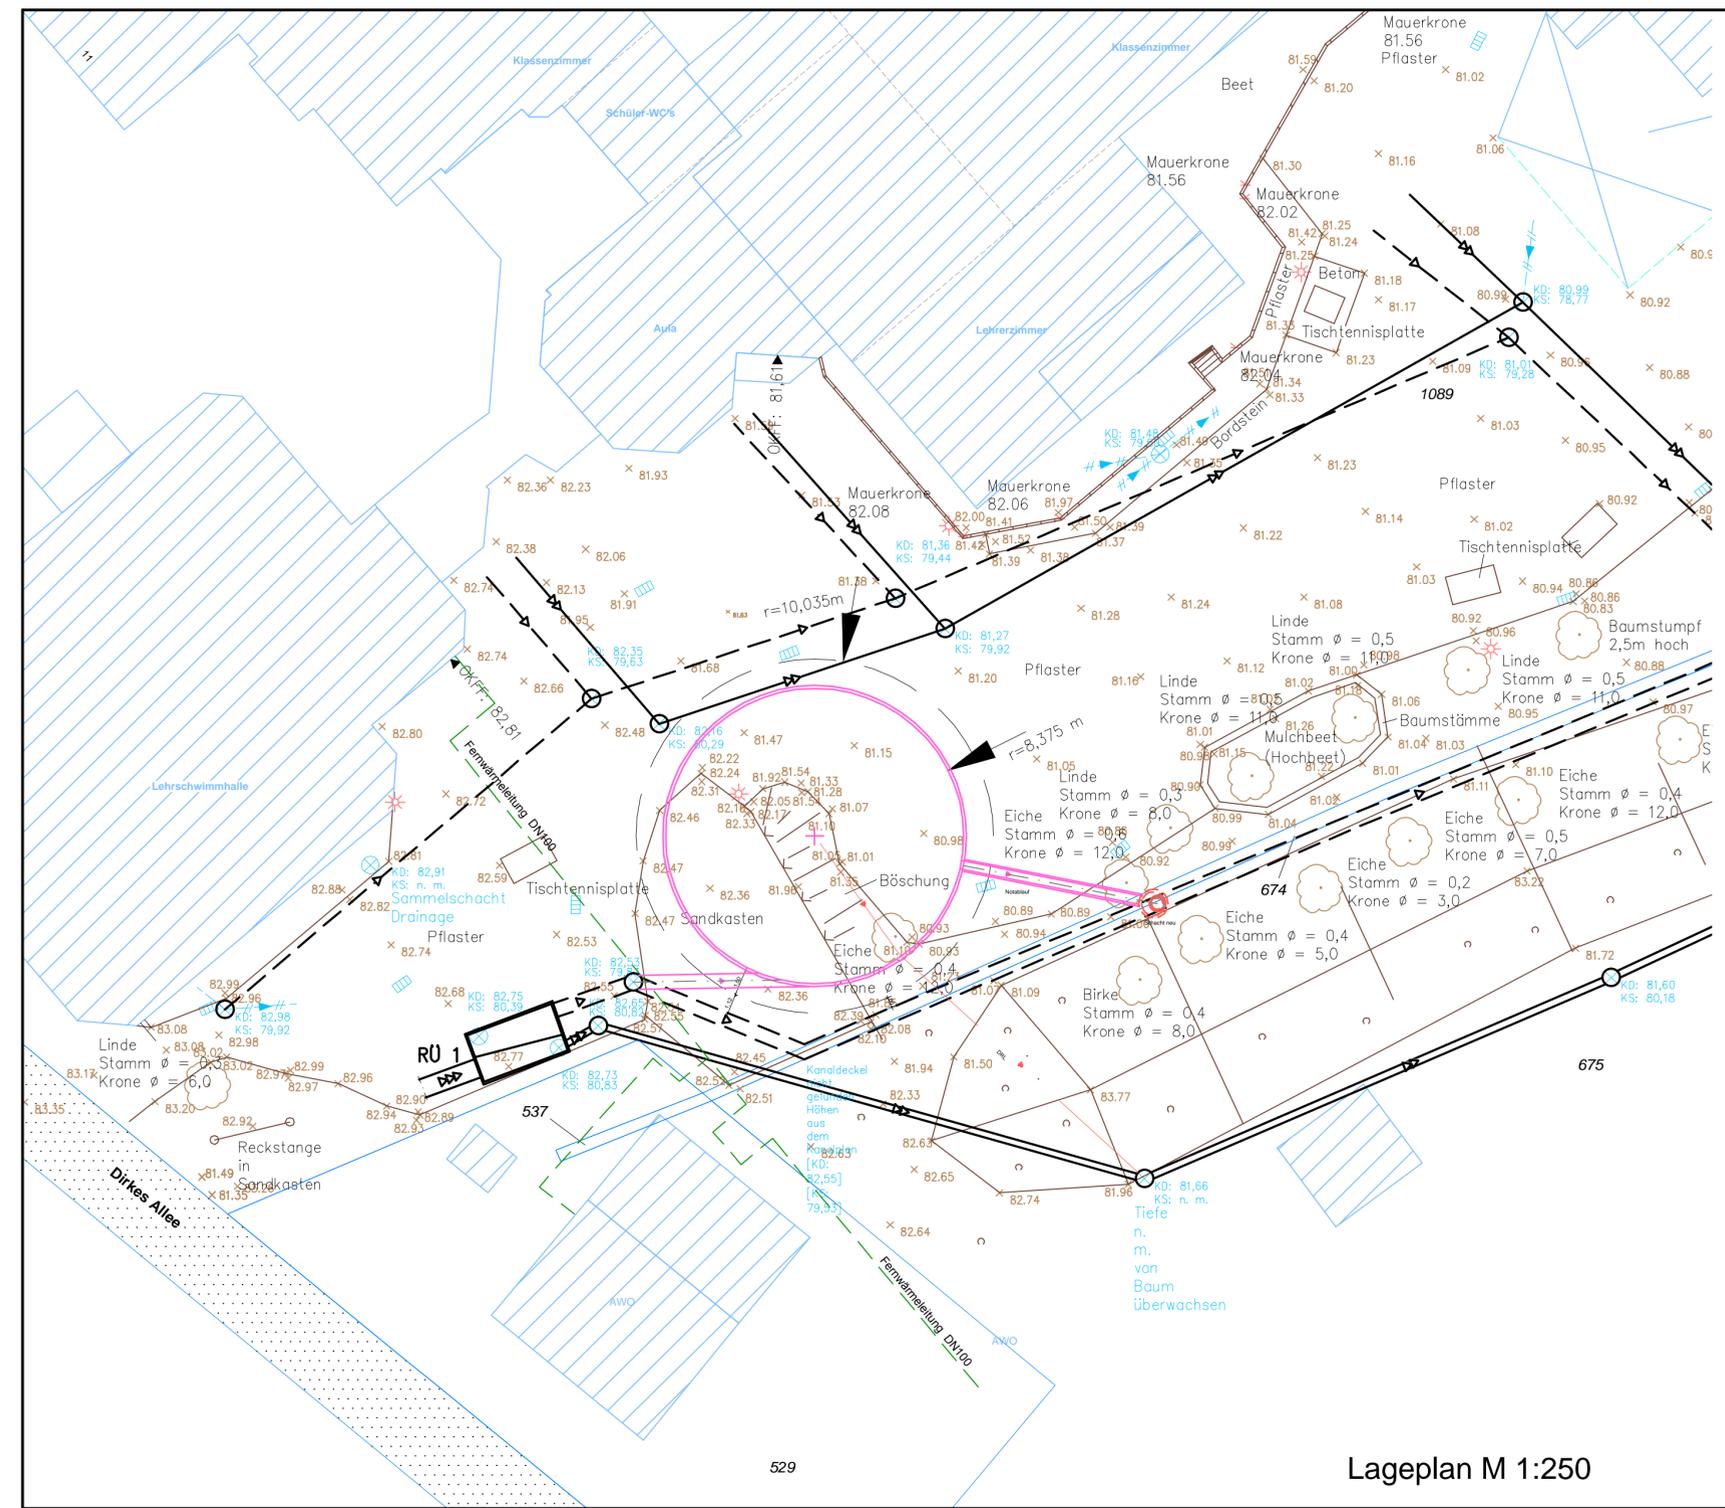

 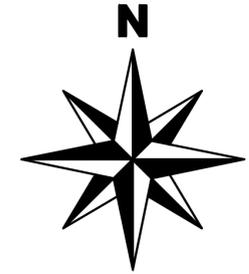


Gemeinde Havixbeck
Krs. Coesfeld, Reg.- Bez. Münster

Bauherr - Auftraggeber

Projekt: Regenrückhaltebecken im Netz am Regenüberlauf 1

Regenrückhaltebecken im Netz Lageplan	Zchng.-Nr.: 1536-EW-1.1/16	Archiv-Nr.:	Zchng.: 0,21 m ²
	Maßstab: 1 : 250	gez.: Plot./HF.	gepr.:
	Anlage:		



Ingenieurbüro
Rummler + Hartmann
GmbH

- Abwassertransport
- Wasserbau
- Abwasserreinigung
- Landschaftsplanung

Havixbeck, im Februar 2016
Ingenieurbüro
Rummler + Hartmann GmbH
Hohenholter Straße 14 a
48329 Havixbeck
Telefon: 02507 / 987 55 - 0
Fax: 02507 / 987 55 - 25
info@ingenieure-havixbeck.de
www.ingenieure-havixbeck.de



Lageplan M 1:250